
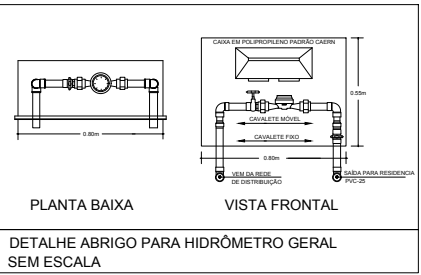


PLANTA BAIXA - PROJETO HIDRÁULICO
ESCALA 1:50

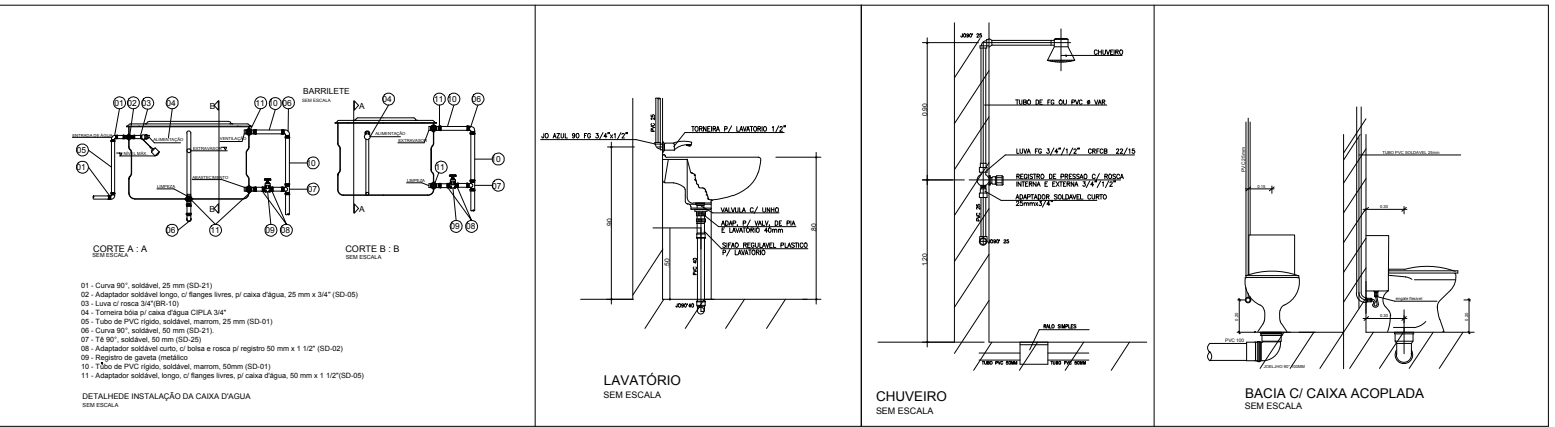

LEGENDA


RG - REGISTRO DE GAVETA
CD - CAIXA DE DESCARGA
LV - LAVATÓRIO
CH - CHUVEIRO
RP - REGISTRO DE PRESSÃO
DU - DUCHA
ML - MÁQUINA DE LAVAR
TQ - TANQUE
PI - PIA

LEGENDA

TUBULAÇÃO AÉREA SOBRE PAREDES
PVC Ø 50mm
TUBULAÇÃO EMBUTIDA NA PAREDE
PVC Ø 25mm
TUBULAÇÃO NO PISO
PVC Ø 25mm

QNT SEC EDU HIDRA				
Código SCB	Código CCB	Peça	Un.	Quant.
	10088	Tubo Soldável 25mm (m)	m	30.52
		Registro de Pressão Metálico 1 1/4"	pc	2
10299	11838	Tê Soldável 50mm	pc	3
10281	11671	Joelho 90° Soldável 25mm	pc	12
10296	11835	Tê Soldável 25mm	pc	8
		Registro de Gaveta Metálico 1 1/4"	pc	4
10284	11674	Joelho 90° Soldável 50mm	pc	3
	10091	Tubo Soldável 50mm (m)	m	18.17

Resp. Técnico:



**PREFEITURA MUNICIPAL
DE CARNAÚBA DOS DANTAS**

PROJETO: **CONSTRUÇÃO DA SEDE DA SECRETARIA
MUNICIPAL DE EDUCAÇÃO**

CLIENTE: **Prefeitura Municipal de Carnaúba**

LOCAL: **Rua Cesário Cândido de Medeiros, S/N,
Centro, Carnaúba dos Dantas/RN**

FASE: **PROJETO HIDRÁULICO**

PAVIMENTAÇÃO: **305,20 m²**

AUTOR:

PRANCHA:

ESCALA: indicada

Data: **NOVEMBRO / 2021**

01/01